


UZGODNIENIE ZUD DOTYCZY:
Uzgodnienia przył. eNN.....
Uzgodnienia sieci kan...1-18....
Uzgodnienia sieci i przył. wody.....
Uzgodnienia przył. gazu.....

projektowana kanalizacja sanitarna				
Si	istn. studzienka kanalizacyjna			
S5	proj. studzienka kanalizacyjna			
S3	<table border="1"> <tr> <td>95,26</td> </tr> <tr> <td>93,52</td> </tr> </table>	95,26	93,52	
95,26				
93,52				
S1	<table border="1"> <tr> <td>95,20</td> </tr> <tr> <td>93,27</td> </tr> <tr> <td>93,27</td> </tr> </table>	95,20	93,27	93,27
95,20				
93,27				
93,27				

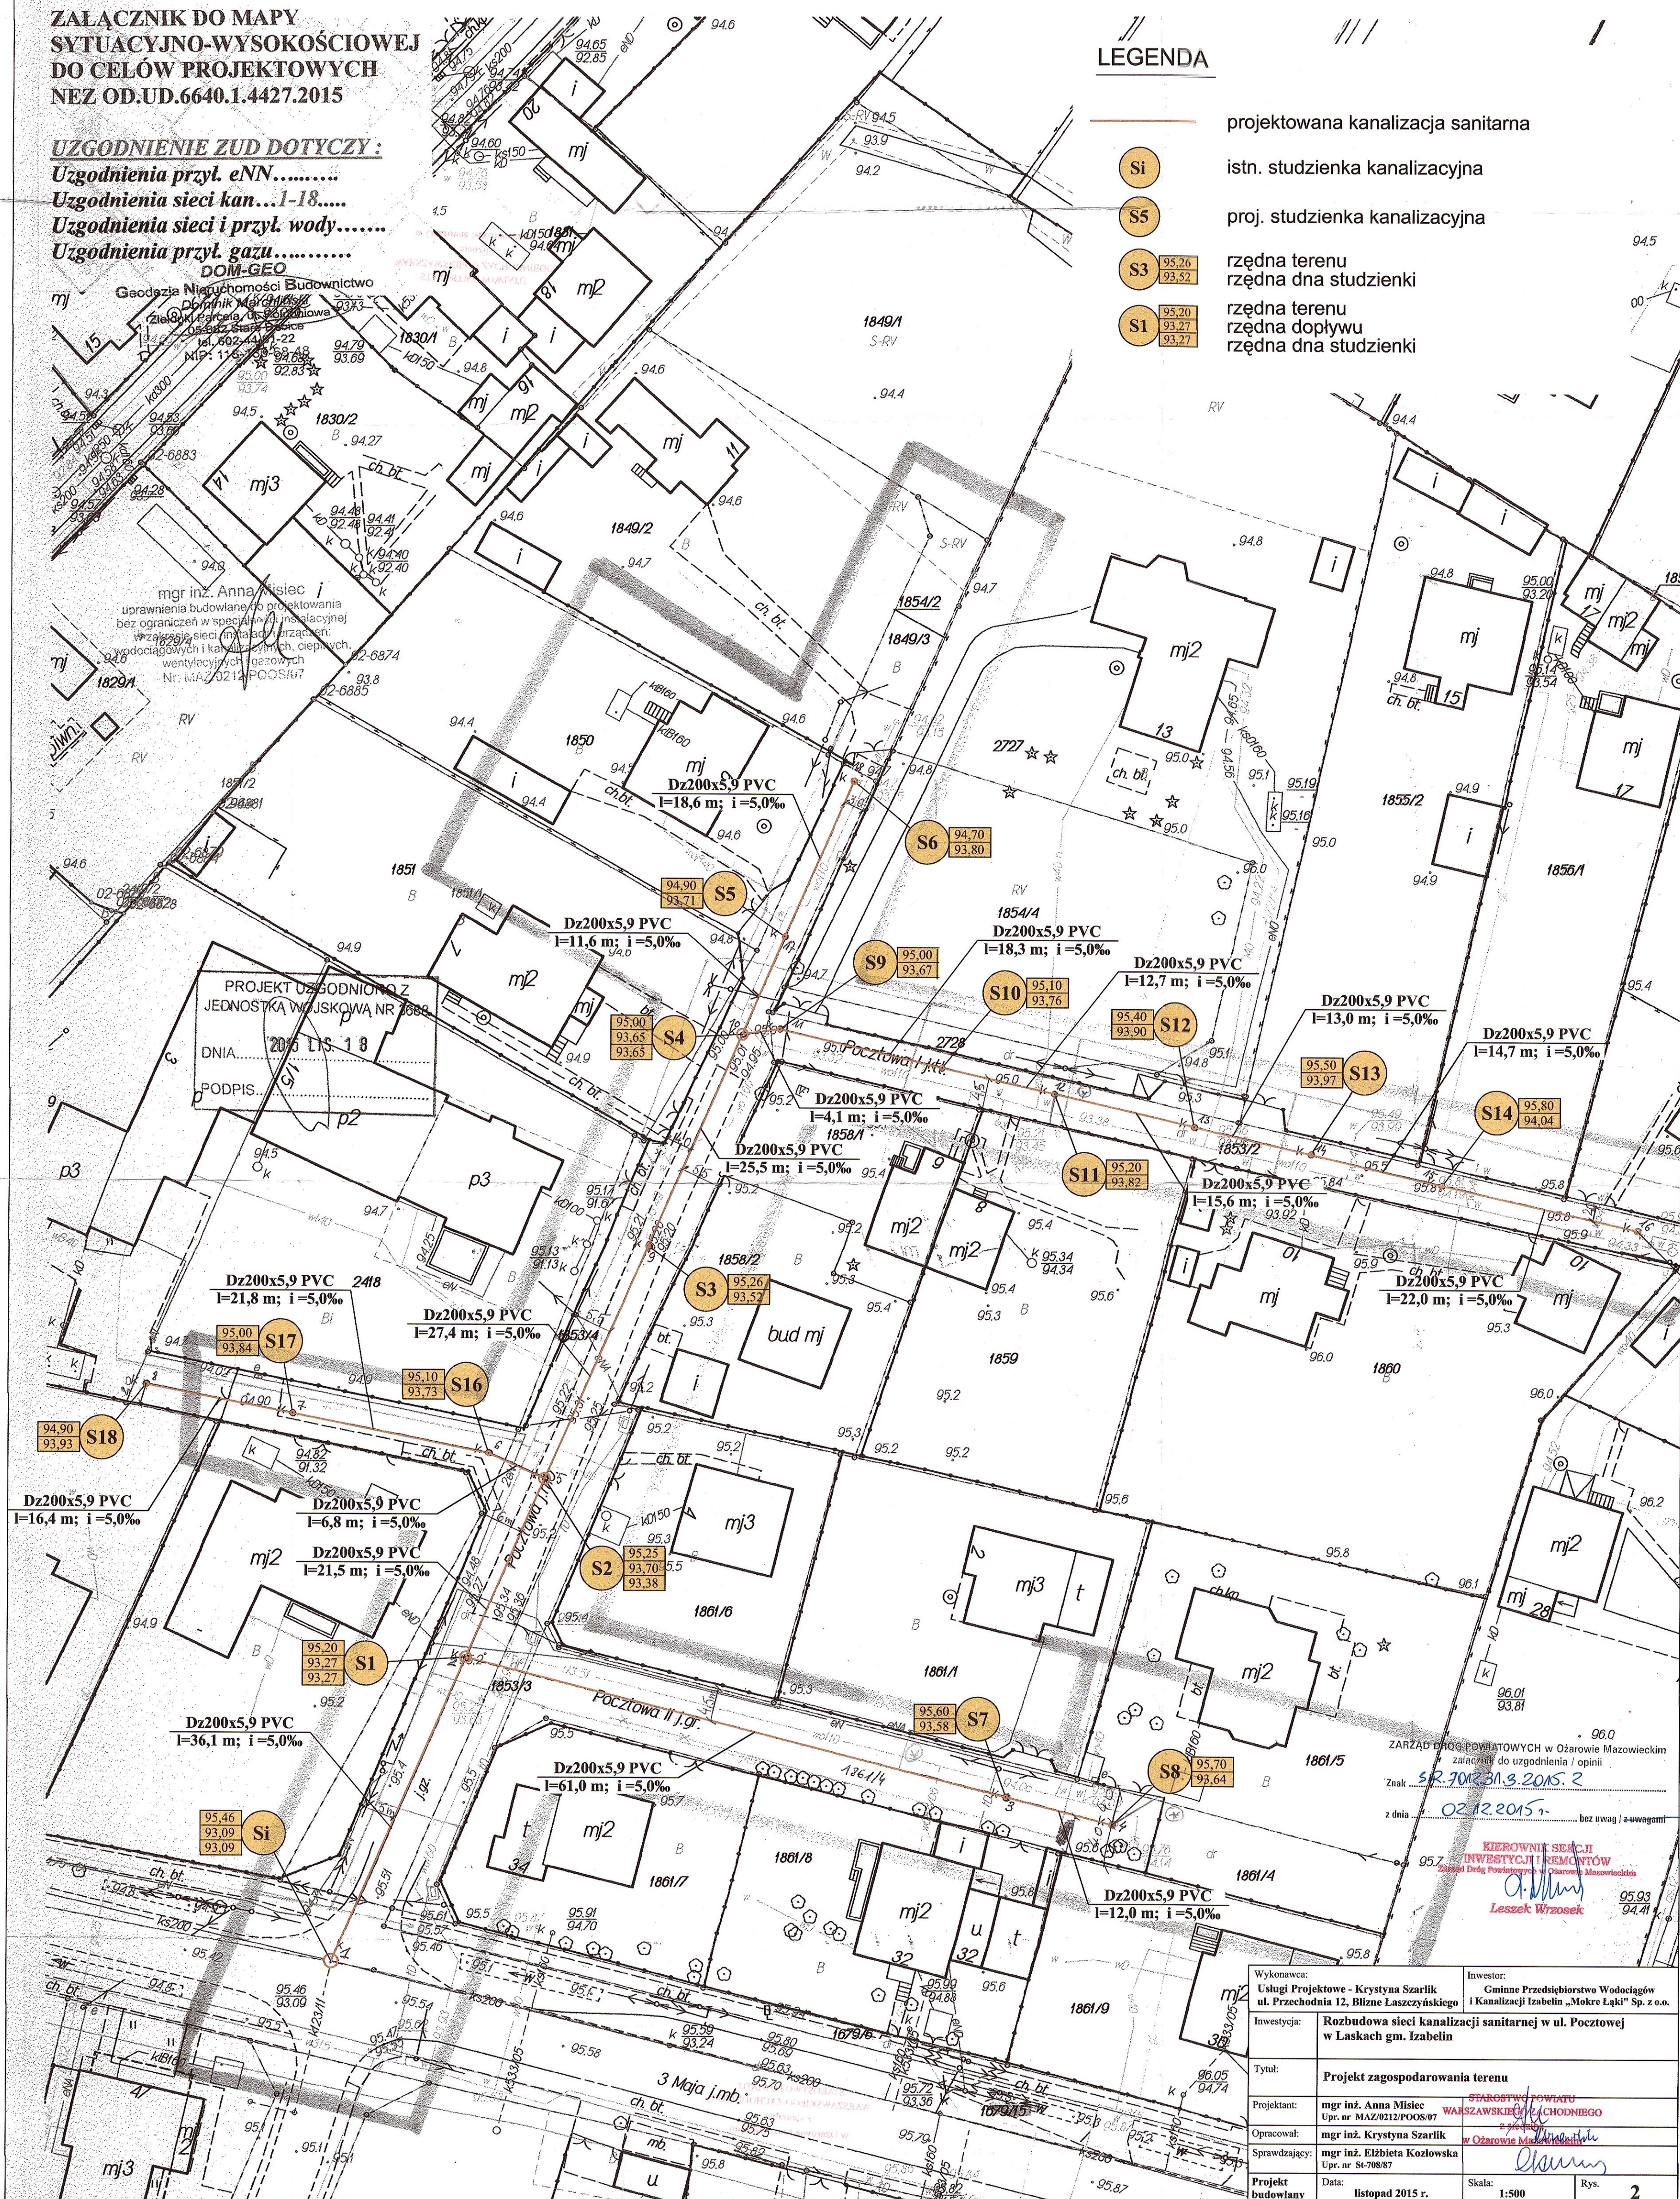

ZARZĄD DRÓG POWIATOWYCH w Ożarowie Mazowieckim
załącznik do uzgodnienia / opinii
Znak SR.7012.31.3.2015.2
z dnia 02.12.2015r.

KIEROWNIK SERCJI
INWESTYCJI REMONTÓW
Dróg Powiatowych w Ożarówie Mazowieckiej

[Signature]

Leszek Wrzosek

Wydawca: Usługi Projektowe - Krystyna Szarlik ul. Przechodnia 12, Blizne Laszczyńskiego		Inwestor: Gminne Przedsiębiorstwo Wodociągów i Kanalizacji Izabelin „Mokre Łąki” Sp. z o.o.	
Investycja:	Rozbudowa sieci kanalizacji sanitarnej w ul. Pocztowej w Laskach gm. Izabelin		
Tytuł:	Projekt zagospodarowania terenu		
Projektant:	mgr inż. Anna Misiec Upr. nr MAZ/0212/POOS/07 STAROSTWO POWIATU WARSAWSKIEGO (CHODNIEGO) <i>2 544 000</i>		
Opracował:	mgr inż. Krystyna Szarlik W OZAROWIE MUDEK WIEŚCIN <i>2 544 000</i>		
Sprawdzający:	mgr inż. Elżbieta Kozłowska Upr. nr St-7088/87 <i>2 544 000</i>		
Projekt budowlany	Data: listopad 2014 r.	Skala: 1:500	Rys. 2