




ul. Pocztowa

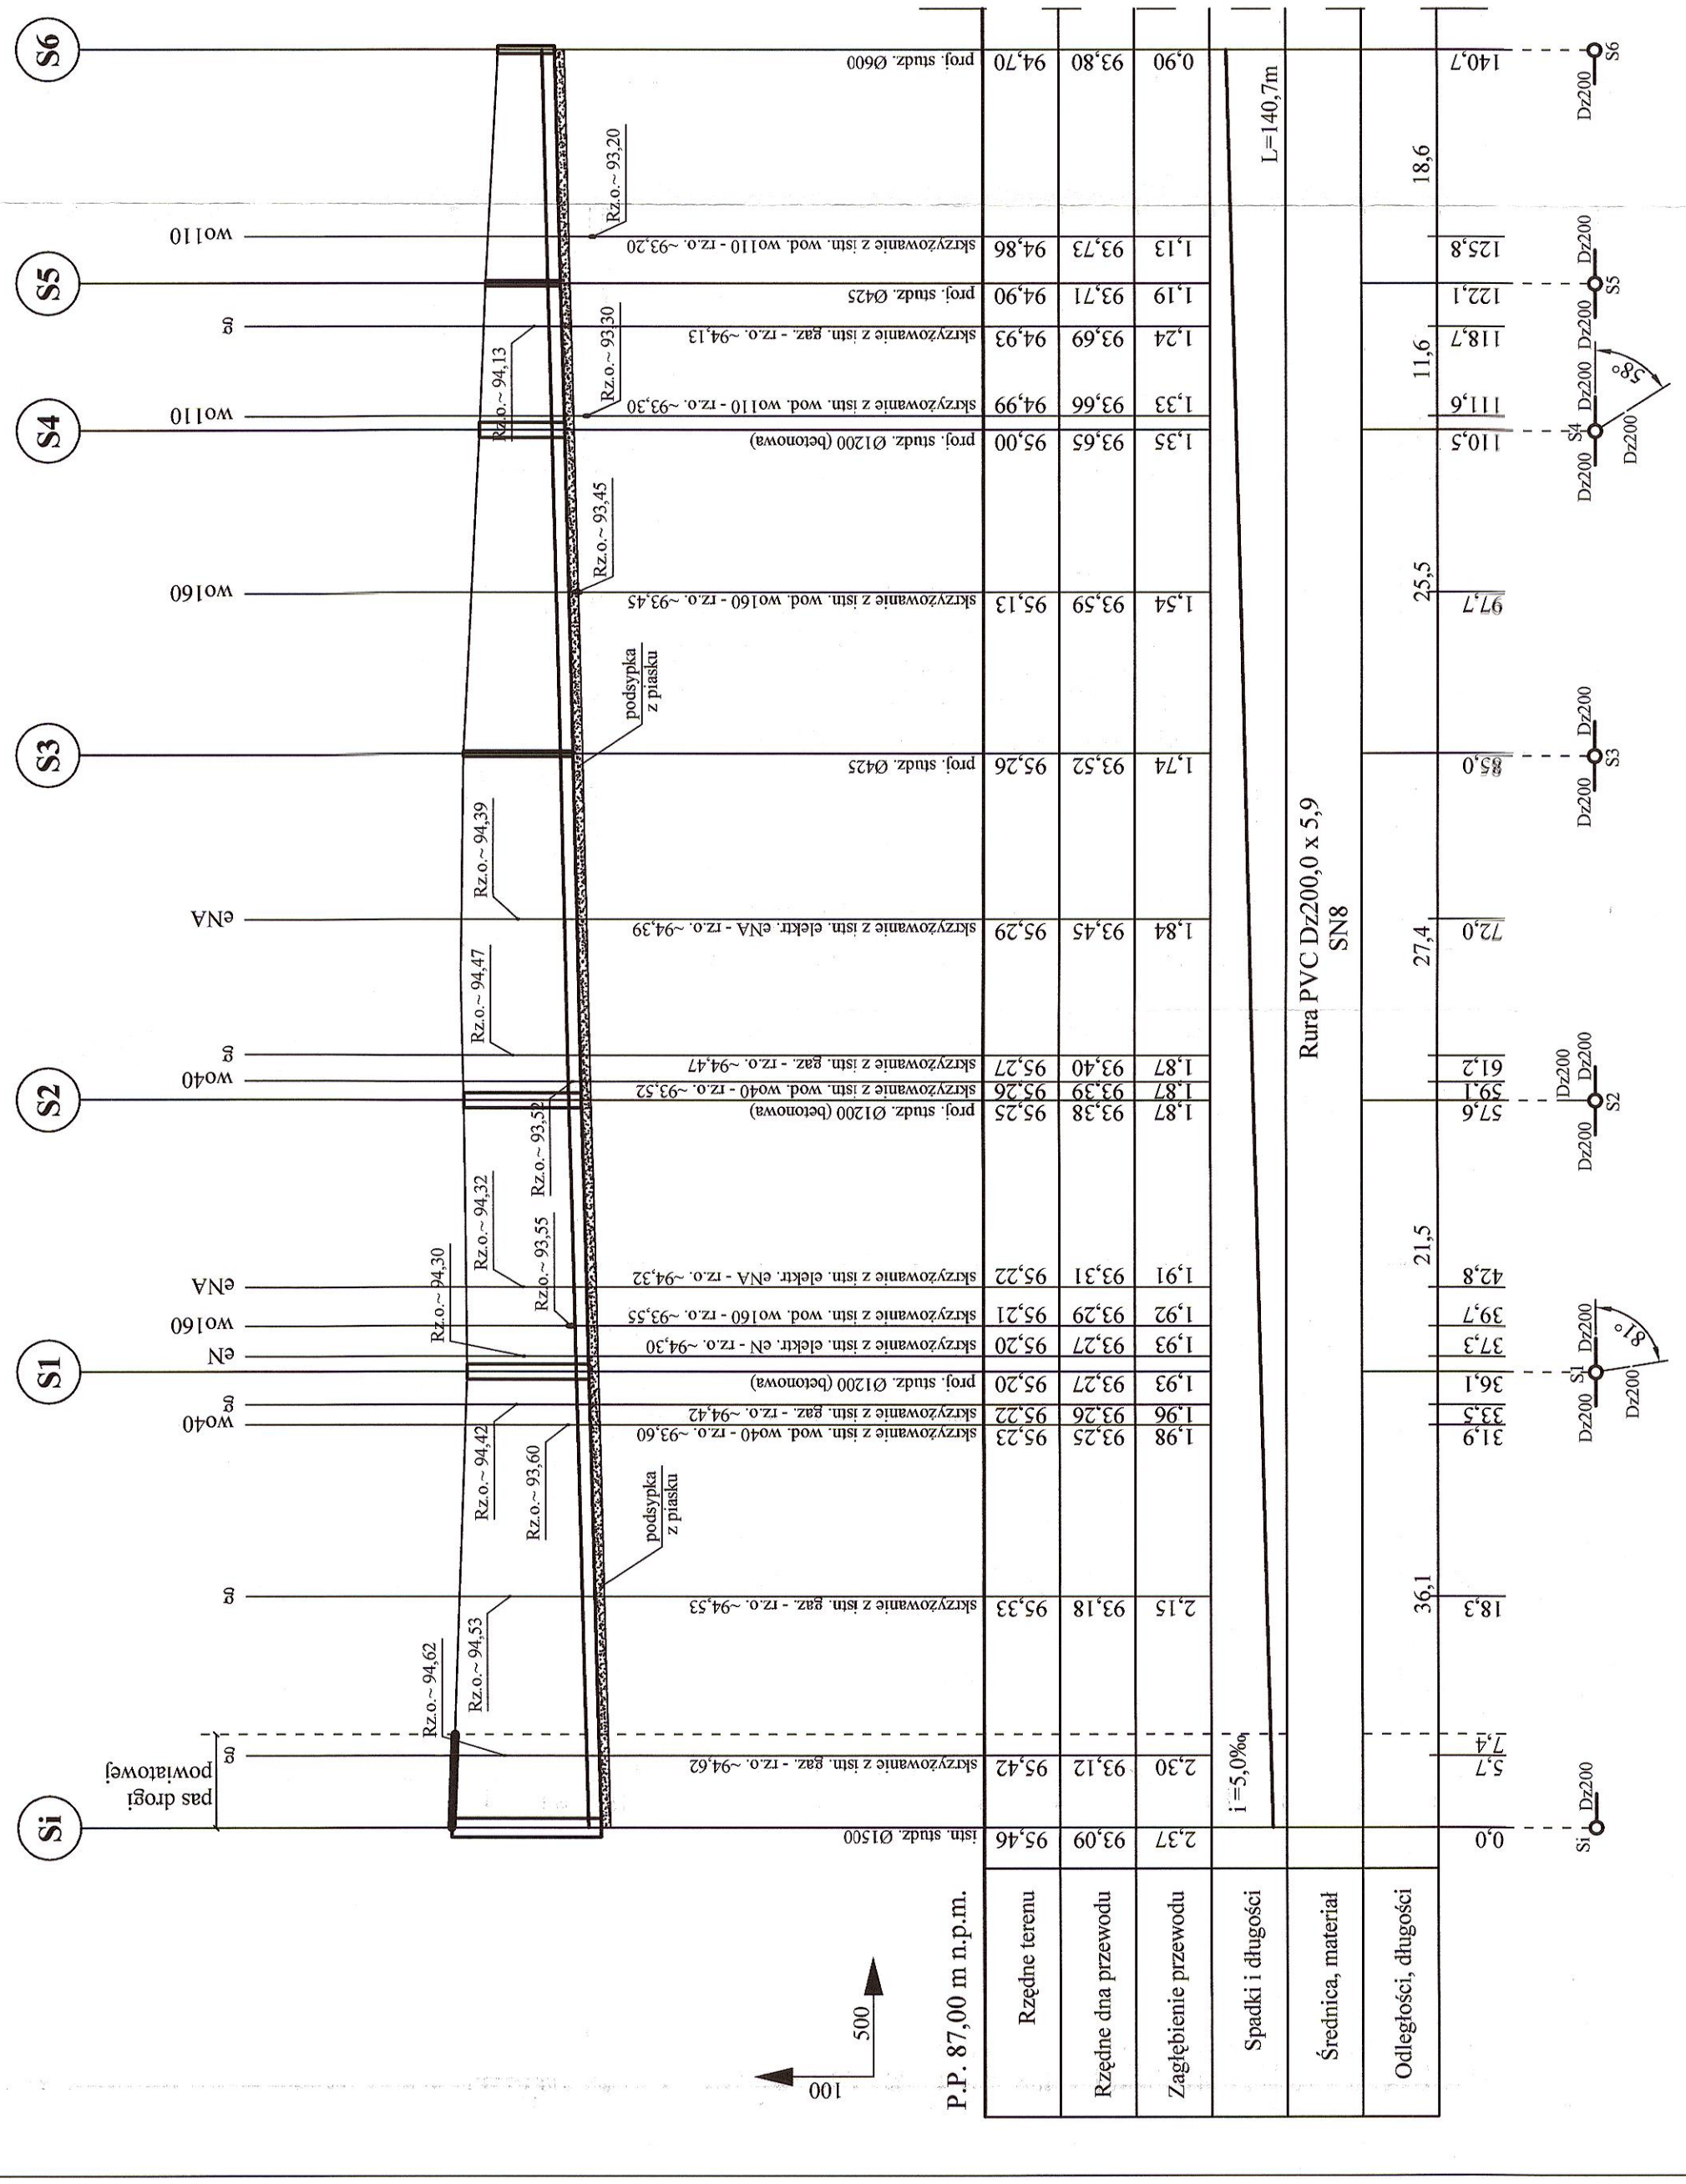


ul. Pocztowa II

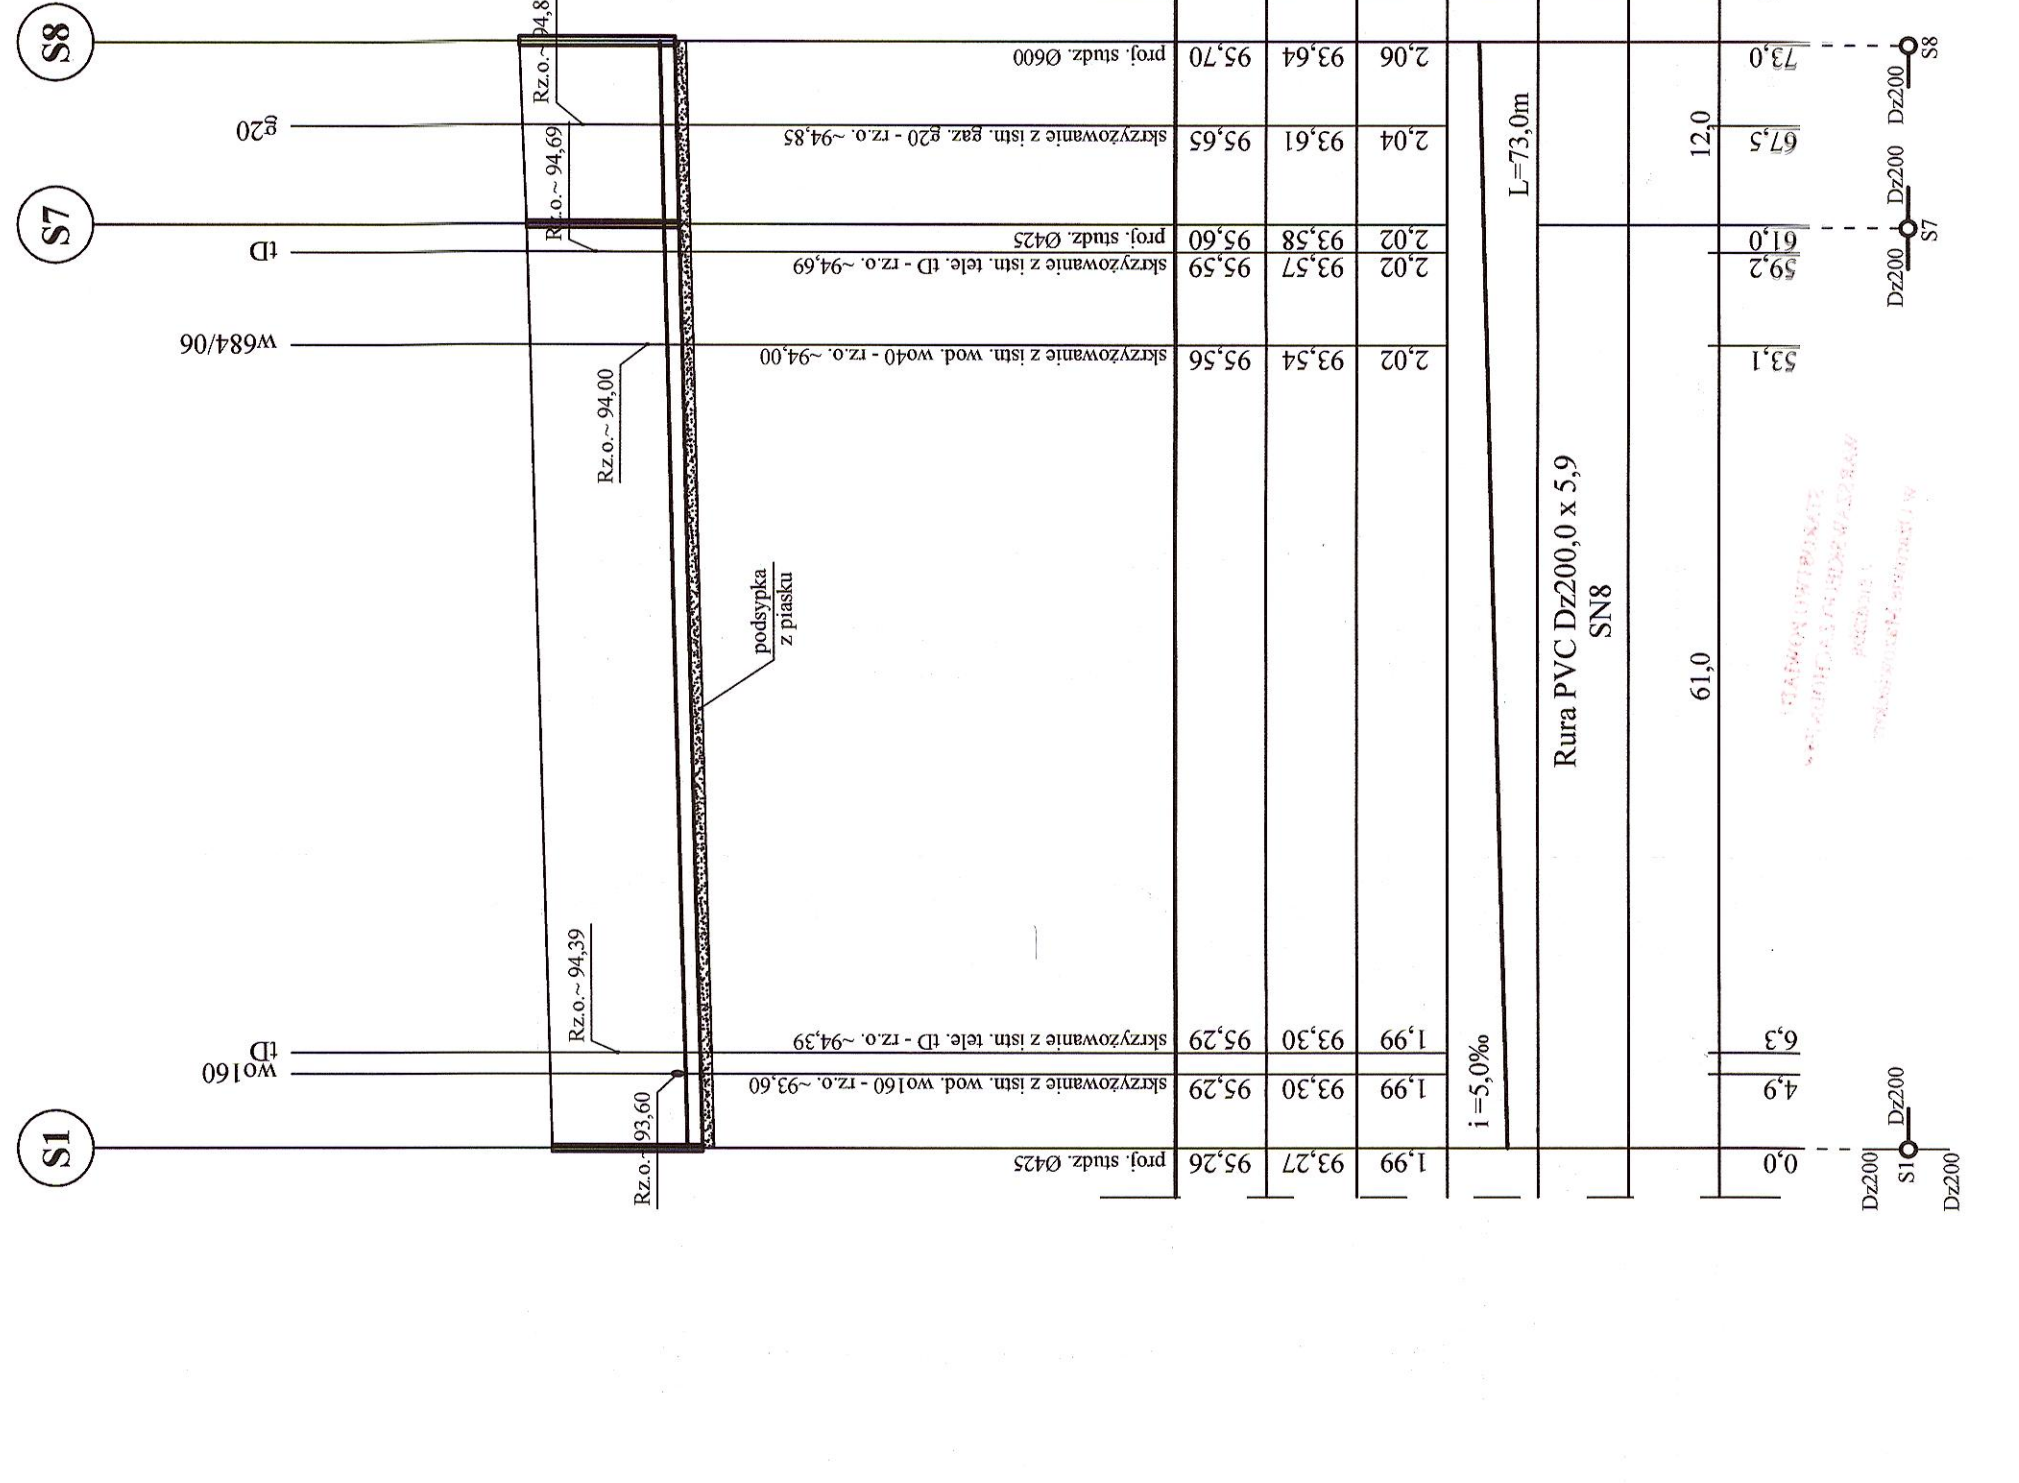

ul. Pocztowa I

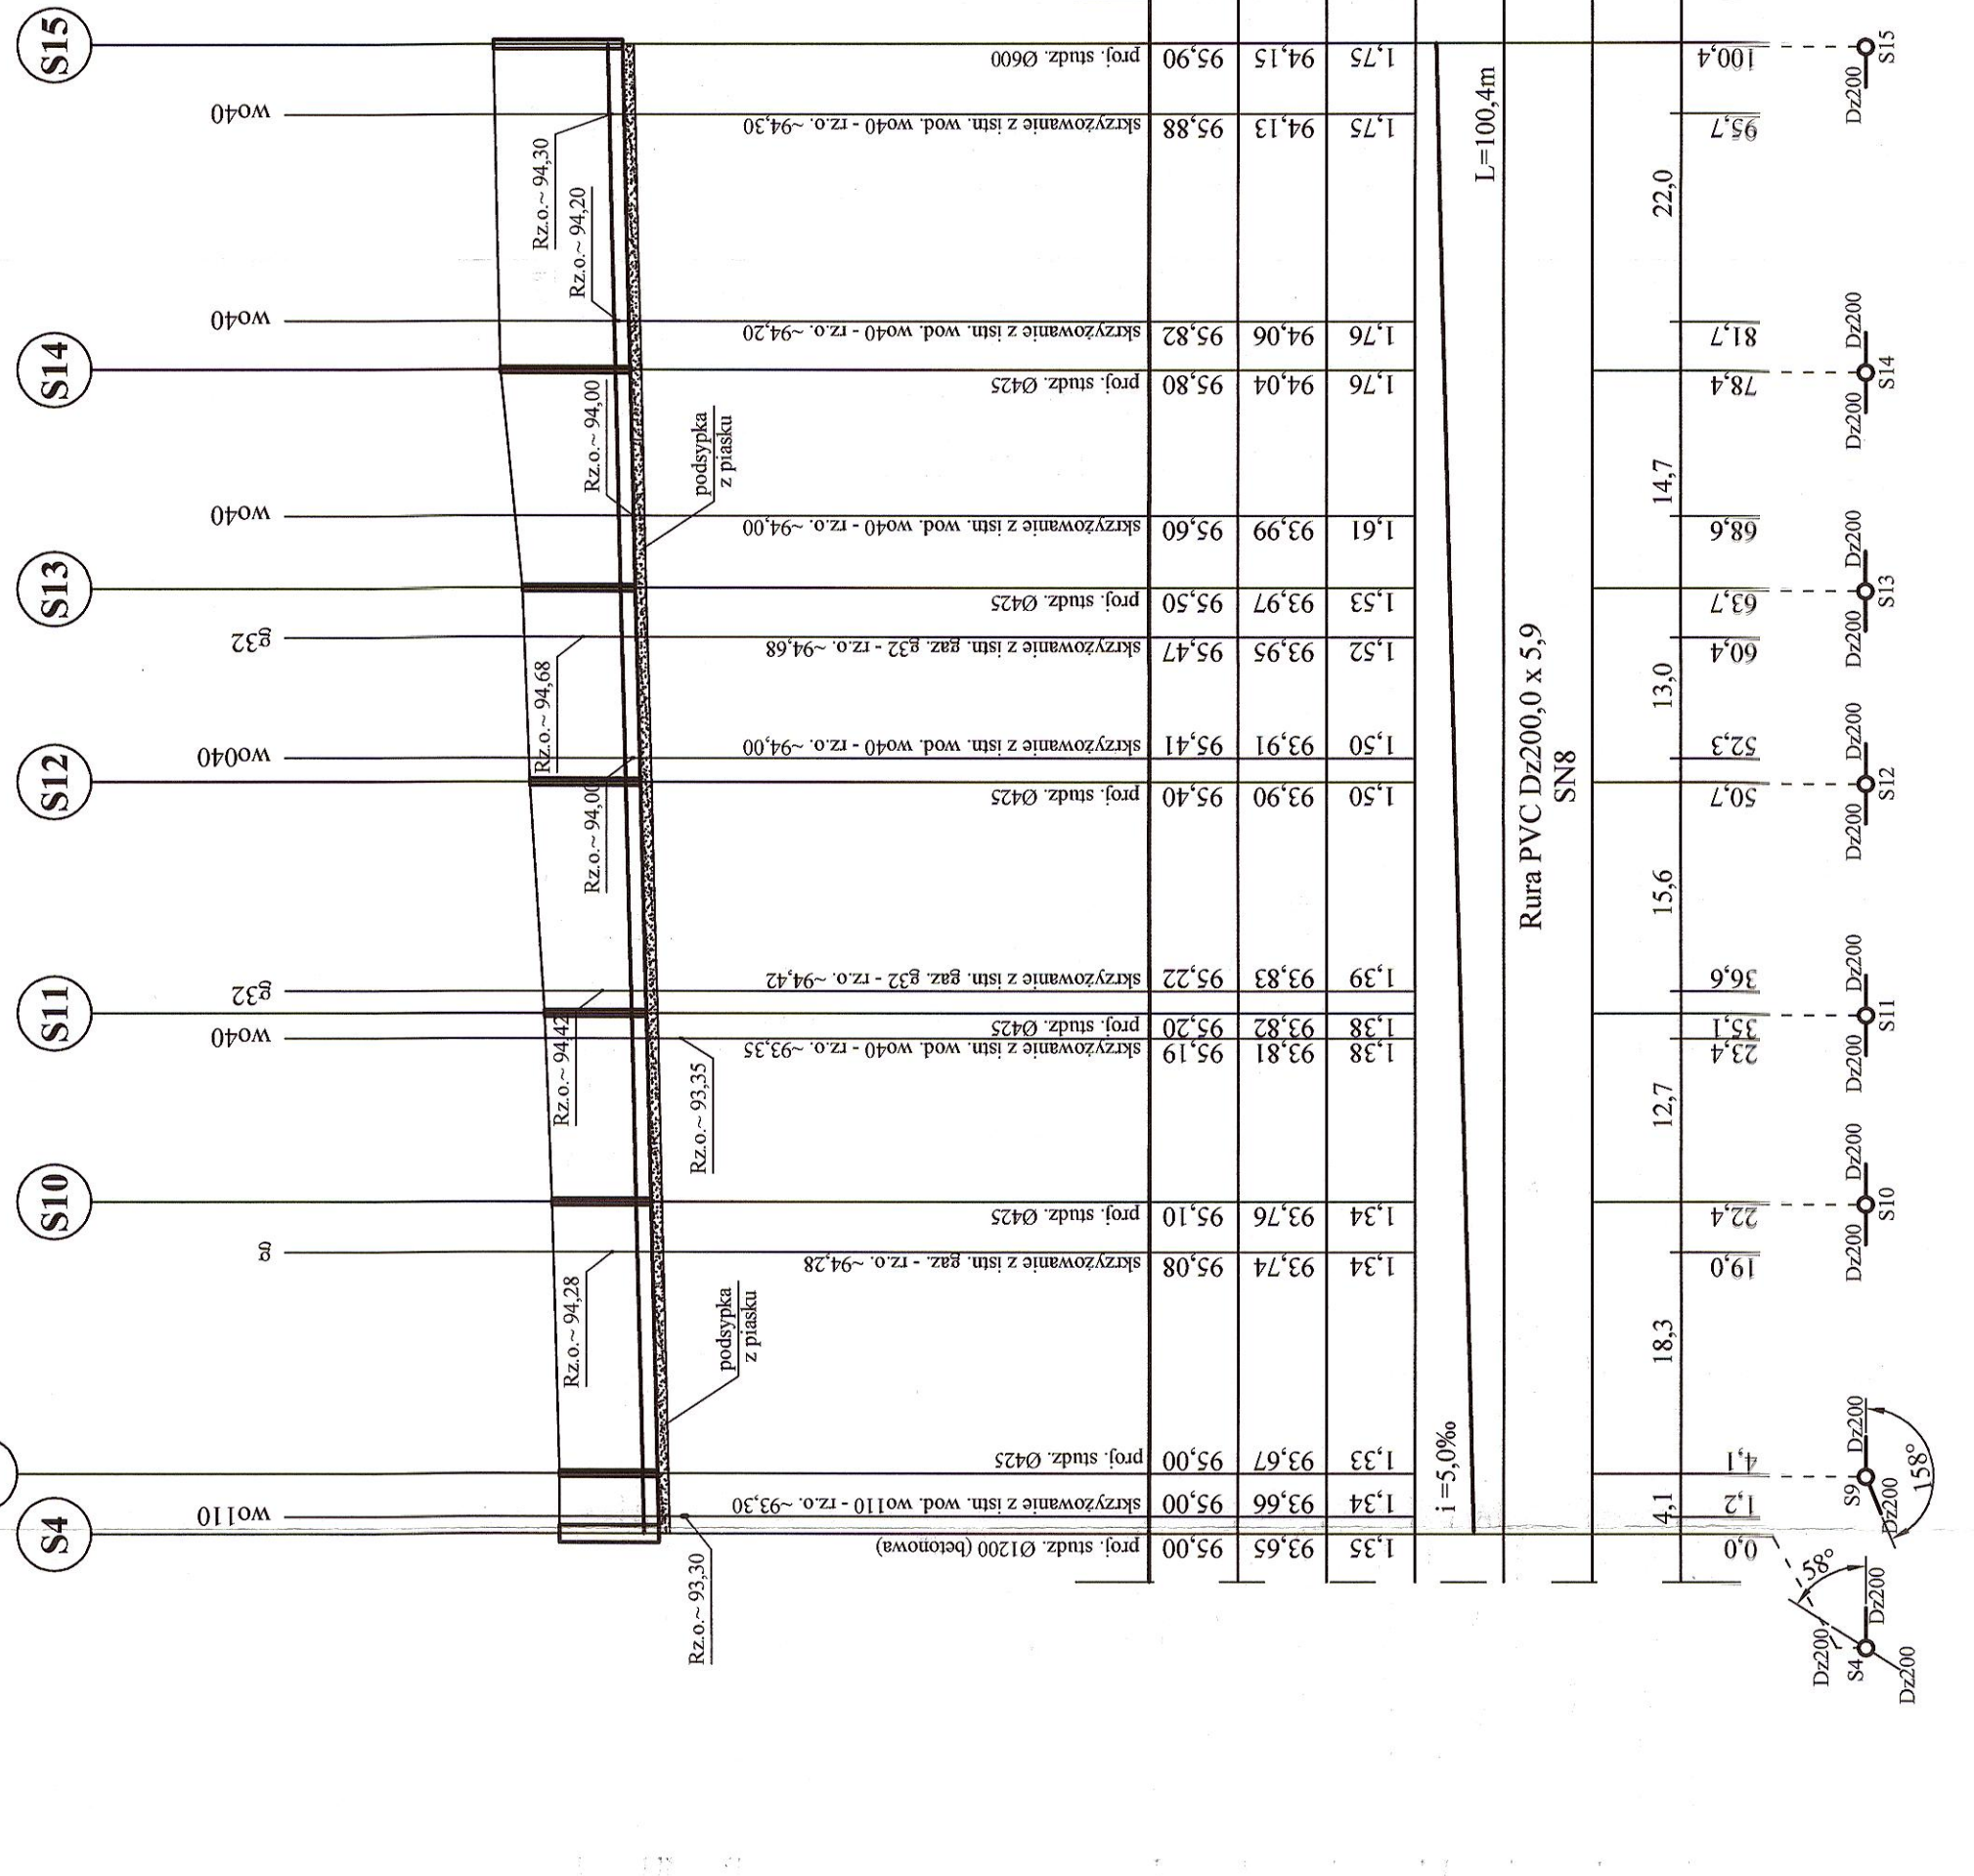

ul. Pocztowa

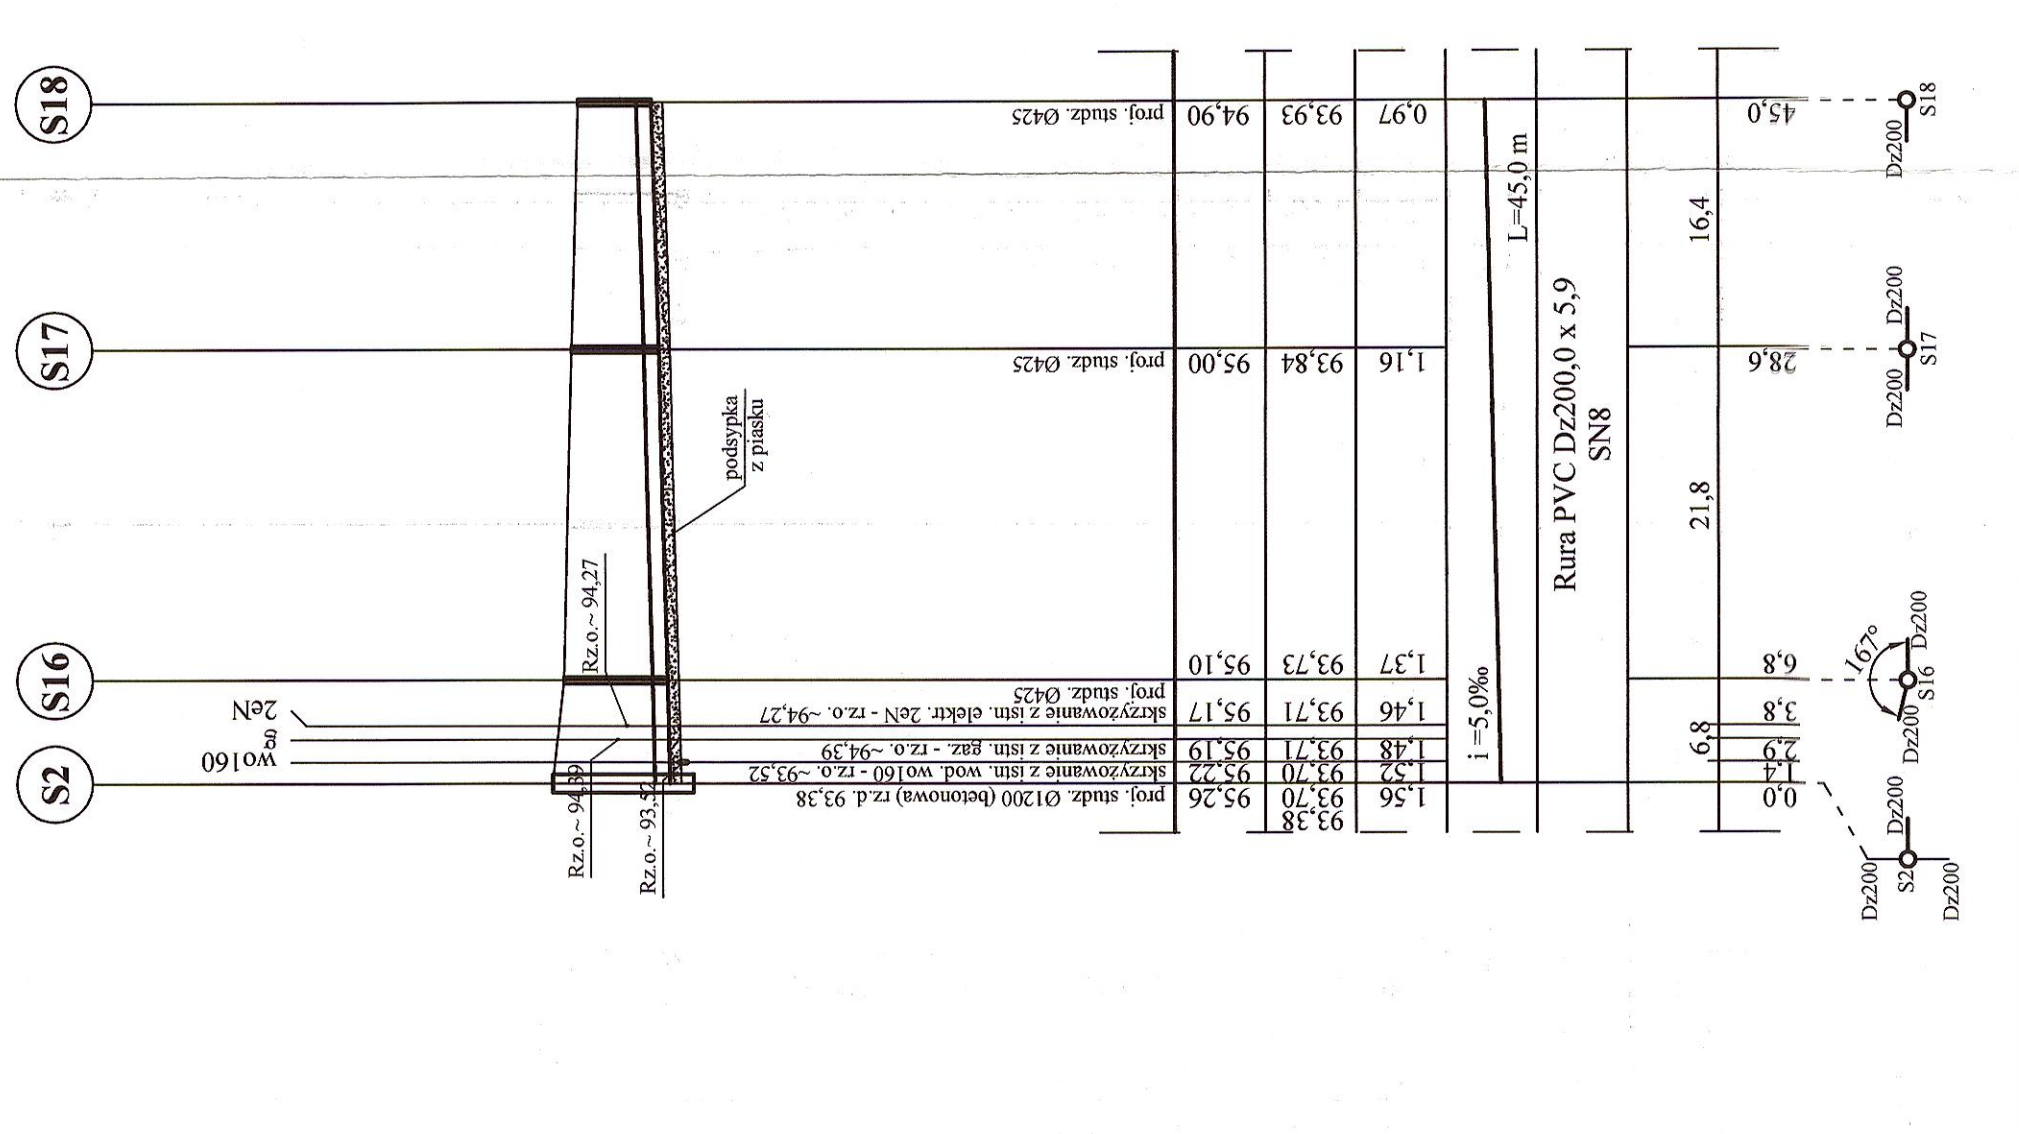

STAROSTWO POWIATU
WAJSZAWSKIEGO ZACHODNIEGO
z siedzibą
w Olsztynie Mazowieckim

UWAGI:

1. RUROCIĄG UKŁADAĆ NA PODSYPCIE PIASKOWEJ ZAGĘSZCZONEJ MECHANICZNIE Gr. 15 cm. PRZED UKŁADANIEM RUROCIĄGU NALEŻY ZAPOZNAĆ SIĘ Z WYTYCZNYMI PRODUCENTA RUR;
2. ODCINKI WYKOPU POD RUROCIĄG W POBLIZI KOLIZJI Z ISTNIEJĄCYM UZBROJENIEM NALEŻY WYKONYWAĆ RĘCZNIE PRZY ZACHOWANIU SZCZĘGÓLNEJ OSTROŻNOŚCI
3. RZĘDNE ISTNIEJĄCEGO UZBROJENIA SĄ WARTOŚCIAMI PRZYBLIŻONYMI DOKŁADNE WARTOŚCI USTALIĆ PODCZAS PRAC WYKONAWCZYCH

Wykonawca:	Investor:
Usługi Projektowe - Krystyna Szarik ul. Przechodnia 12, Blizne Laszczyskiego i Kanalizacji Izabelin „Nokre Labor” Sp. z o.o.	Gminne Przedsiębiorstwo Wodociągów i Kanalizacji Izabelin „Nokre Labor” Sp. z o.o.
Investycja:	Rozbudowa sieci kanalizacji sanitarnej w ul. Pocztowej w Laskach gm. Izabelin
Tytuł:	Profil podłużny sieci kanalizacji sanitarnej
Projektant:	mgr inż. Anna Misiek Upr. nr. MAZ.032.PODS.07
Opracował:	mgr inż. Krystyna Szarik
Sprawdzący:	mgr inż. Elżbieta Kozłowska Upr. nr. SA-70887
Projekt budowlany	Data: listopad 2015 r. Skala: 1:100/500 Rys.: 3